

# LEGENDA INŽENÝRSKÝCH SÍTÍ:

- STÁVAJÍCÍ:**
- KANALIZACE
  - VODOVOD
  - PLYNOVOD NTL
  - KABELY NN ČEZ, a.s.
  - VZDUŠNÉ VEDENÍ NN ČEZ, a.s.
  - MÍSTNÍ KABELY
  - TELEFONICA O2 CR, a.s.
  - SPRÁVA ŽELEZNIČNÍ
  - DOPRAVNÍ CESTY - TUDC
  - ČD - TELEMATIKA a.s.
- RUŠENÉ DLE SOUVISEJÍCÍ PD:**  
 III/180 26 PRŮTAH STARÝ PLZENEC  
 RADYŇSKÁ UL. - REKONSTRUKCE  
 (D PROJEKT PLZEŇ Nedvěd s.r.o.)
- NAVŘZENÉ DLE SOUVISEJÍCÍ PD:**  
 III/180 26 PRŮTAH STARÝ PLZENEC  
 RADYŇSKÁ UL. - REKONSTRUKCE  
 (D PROJEKT PLZEŇ Nedvěd s.r.o.)
- KANALIZACE
  - VODOVOD
  - VEŘEJNÉ OSVĚTLENÍ
  - SPRÁVA ŽELEZNIČNÍ
  - DOPRAVNÍ CESTY - TUDC

# LEGENDA:

- ZPEVNĚNÉ PLOCHY DVORA - ŽIVICE, RECYKLÁT
- CHODNÍK - BETONOVÁ ZÁMKOVÁ DLÁŽBA TL. 6 CM
- TERÉNNÍ ÚPRAVY - DOSYP KAČÍRKEM
- TERÉNNÍ ÚPRAVY - ROZPROSTŘENÍ ORNICE TL. 10 CM + OSETÍ
- BEZBARIÉROVÁ ÚPRAVA OBRUBY (+2 CM) - DLE VYHLÁŠKY 398/2009 Sb
- ULIČNÍ ODVODŇOVACÍ VPUSTI
- DRENAŽ DN 160
- OCHRANNÉ PÁSMO ČD
- ROZHLÉDOVÉ POMĚRY

# DŮLEŽITÉ UPOZORNĚNÍ:

Před zahájením zemních prací je bezpodmínečně nutné, aby vybraný dodavatel požádal všechny správce podzemních inženýrských sítí o jejich přesné vytyčení. Zemní práce pak v místech křížení eventuelně souběhu s těmito sítěmi je nutno provádět ručně, se zvýšenou opatrností!!!

**DPROJEKT PLZEŇ, s.r.o.**  
 Nedvěd s.r.o.  
 KOTEROVSKÁ 177, 326 00 PLZEŇ

**DPROJEKT PLZEŇ**  
 Nedvěd s.r.o.  
 326 00 PLZEŇ, Koterovská 177  
 IČ: 377 483 321-9, www.dprojekt.cz  
 IČ 26388791, DIČ CZ26388791


**VED. PROJEKTU:** Ing. Jan BĀTÍK  
**ODP. PROJEKTANT:** Ing. Karel NEDVĚD  
**PROJEKTANT:** Ing. Jan BĀTÍK  
**KRAJ:** PLZEŇSKÝ  
**STAVEBNÍK:** MĚSTO STARÝ PLZENEC

**RAZÍTKO:**  
**DATUM:** 08/2013  
**STUPEŇ:** PDPS  
**ZMĚNA Č.:**  
**MĚŘÍTKO:** 1 : 200

**STARÝ PLZENEC**  
**ÚPRAVA POZEMKU č.parc. st. 611/1**  
**k.ú. STARÝ PLZENEC**

**SITUACE**

**PRÍLOHA / PARÉ**  
**2.**

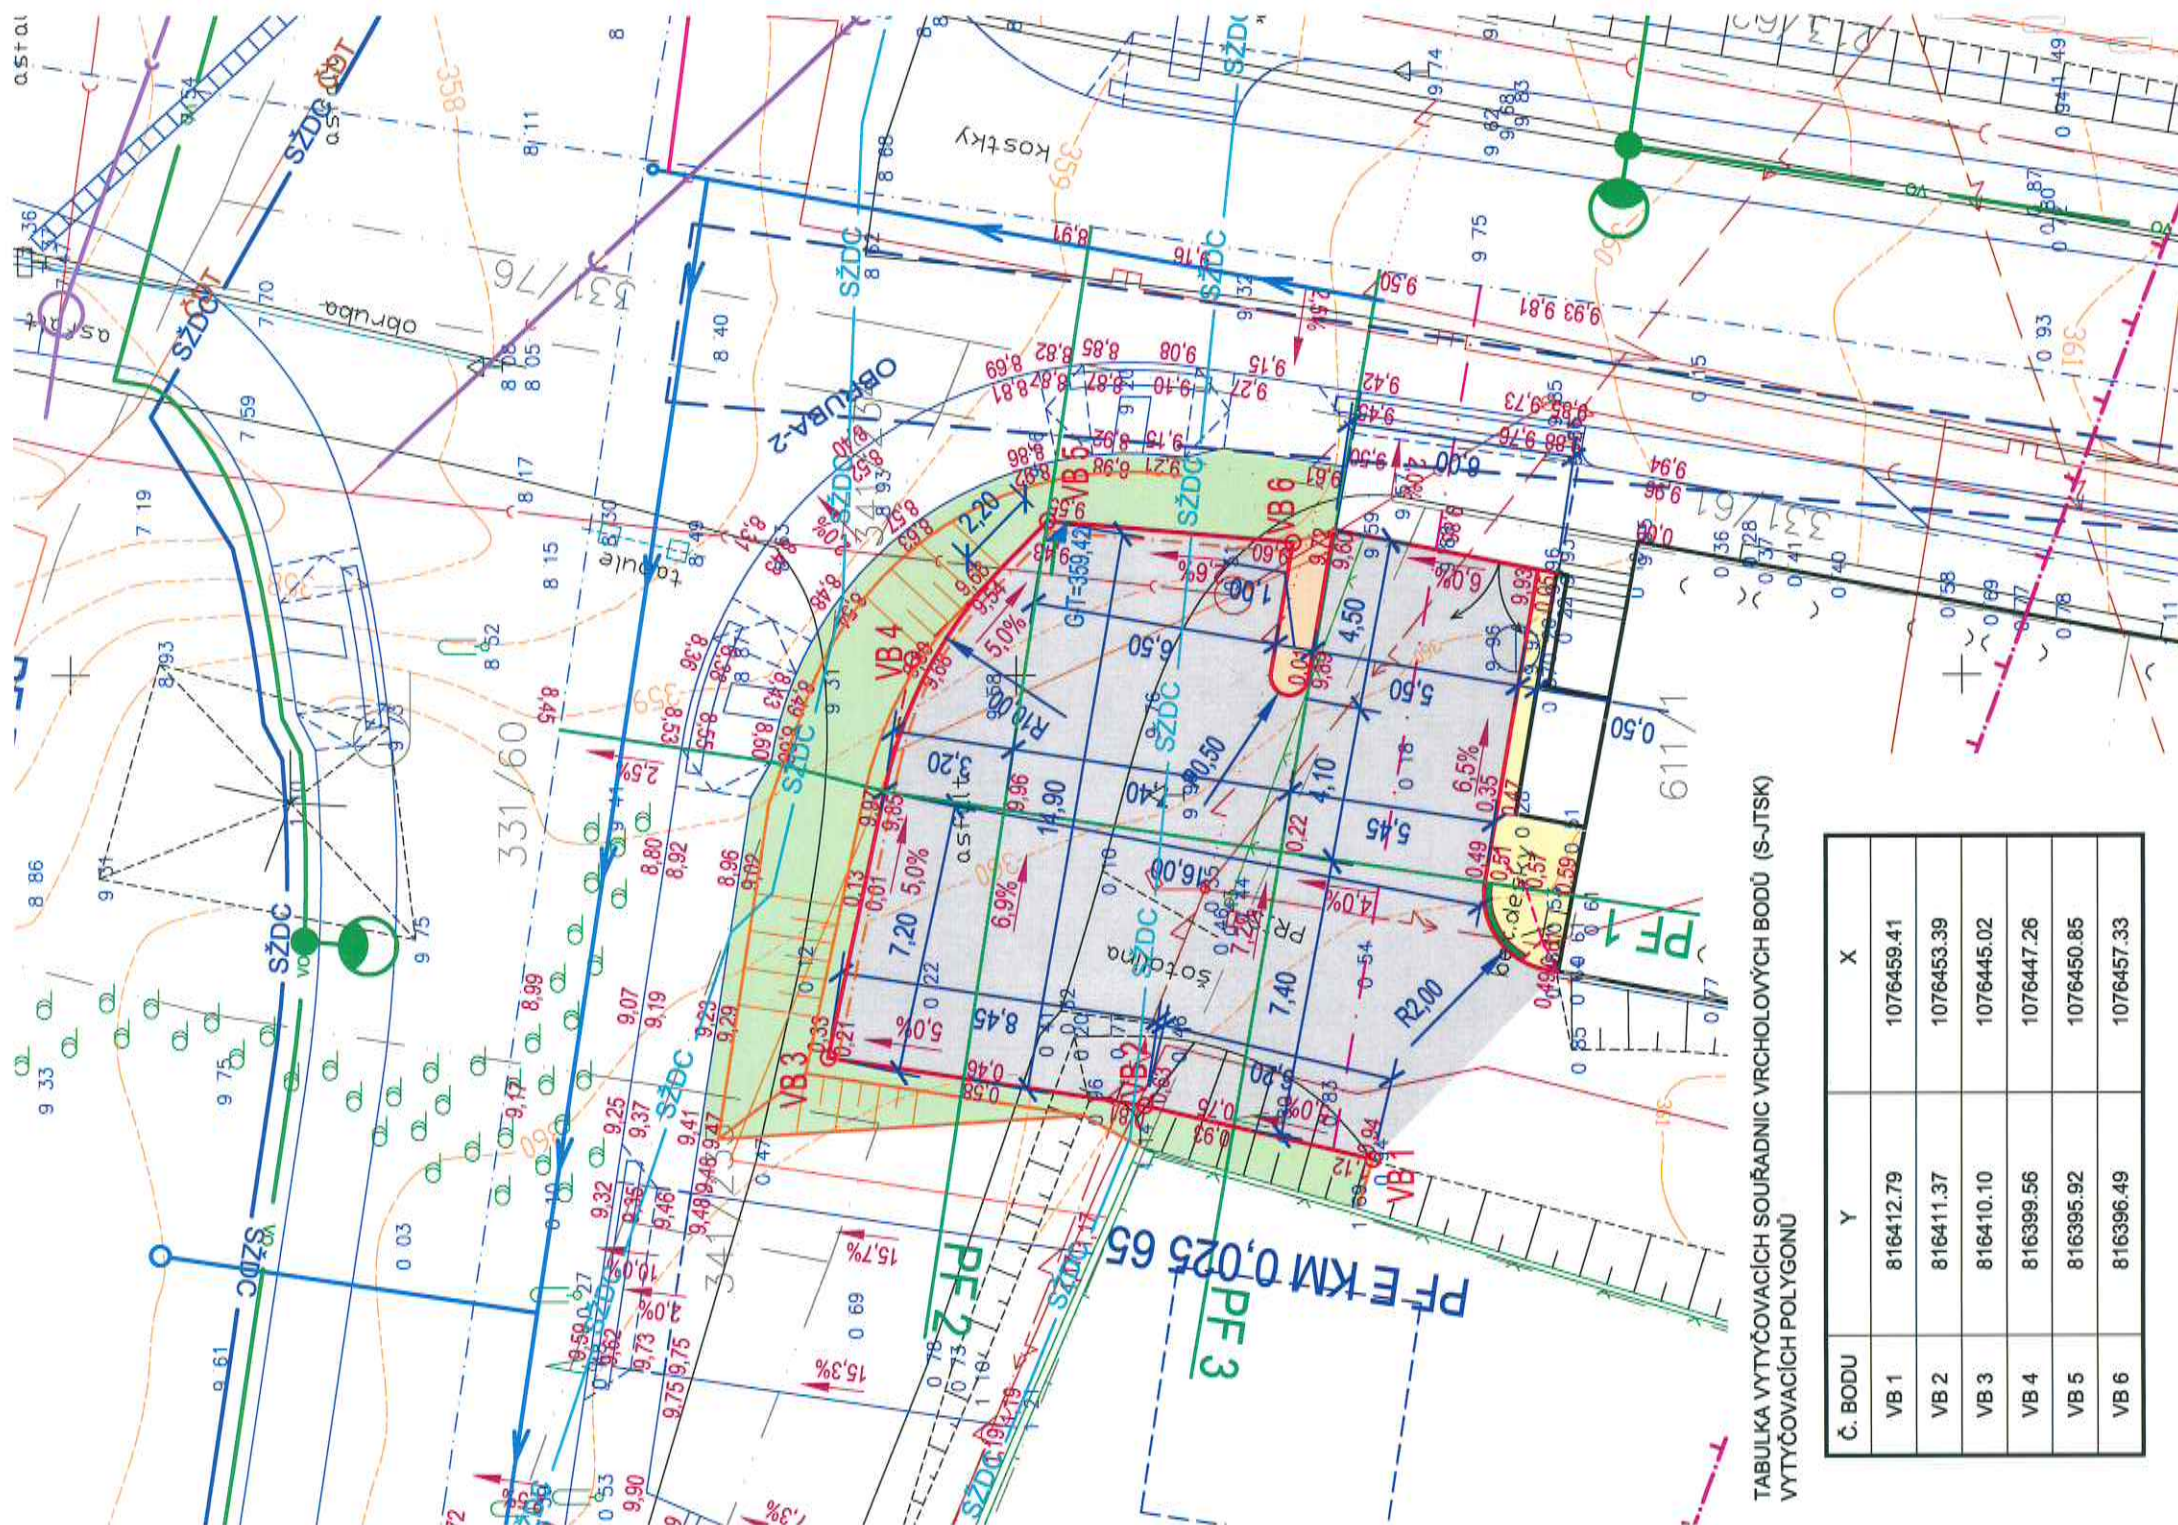

TABLKA VYTYČOVACÍCH SOUŘADNIC VRCHOLOVÝCH BODŮ (S-JTSK) VYTYČOVACÍCH POLYGONŮ

Č. BODU	Y	X
VB 1	816412.79	1076459.41
VB 2	816411.37	1076453.39
VB 3	816410.10	1076445.02
VB 4	816399.56	1076447.26
VB 5	816395.92	1076450.85
VB 6	816396.49	1076457.33